



分水嶺と調整池の位置図

受付
7.5.30
天理市企画部
企画課

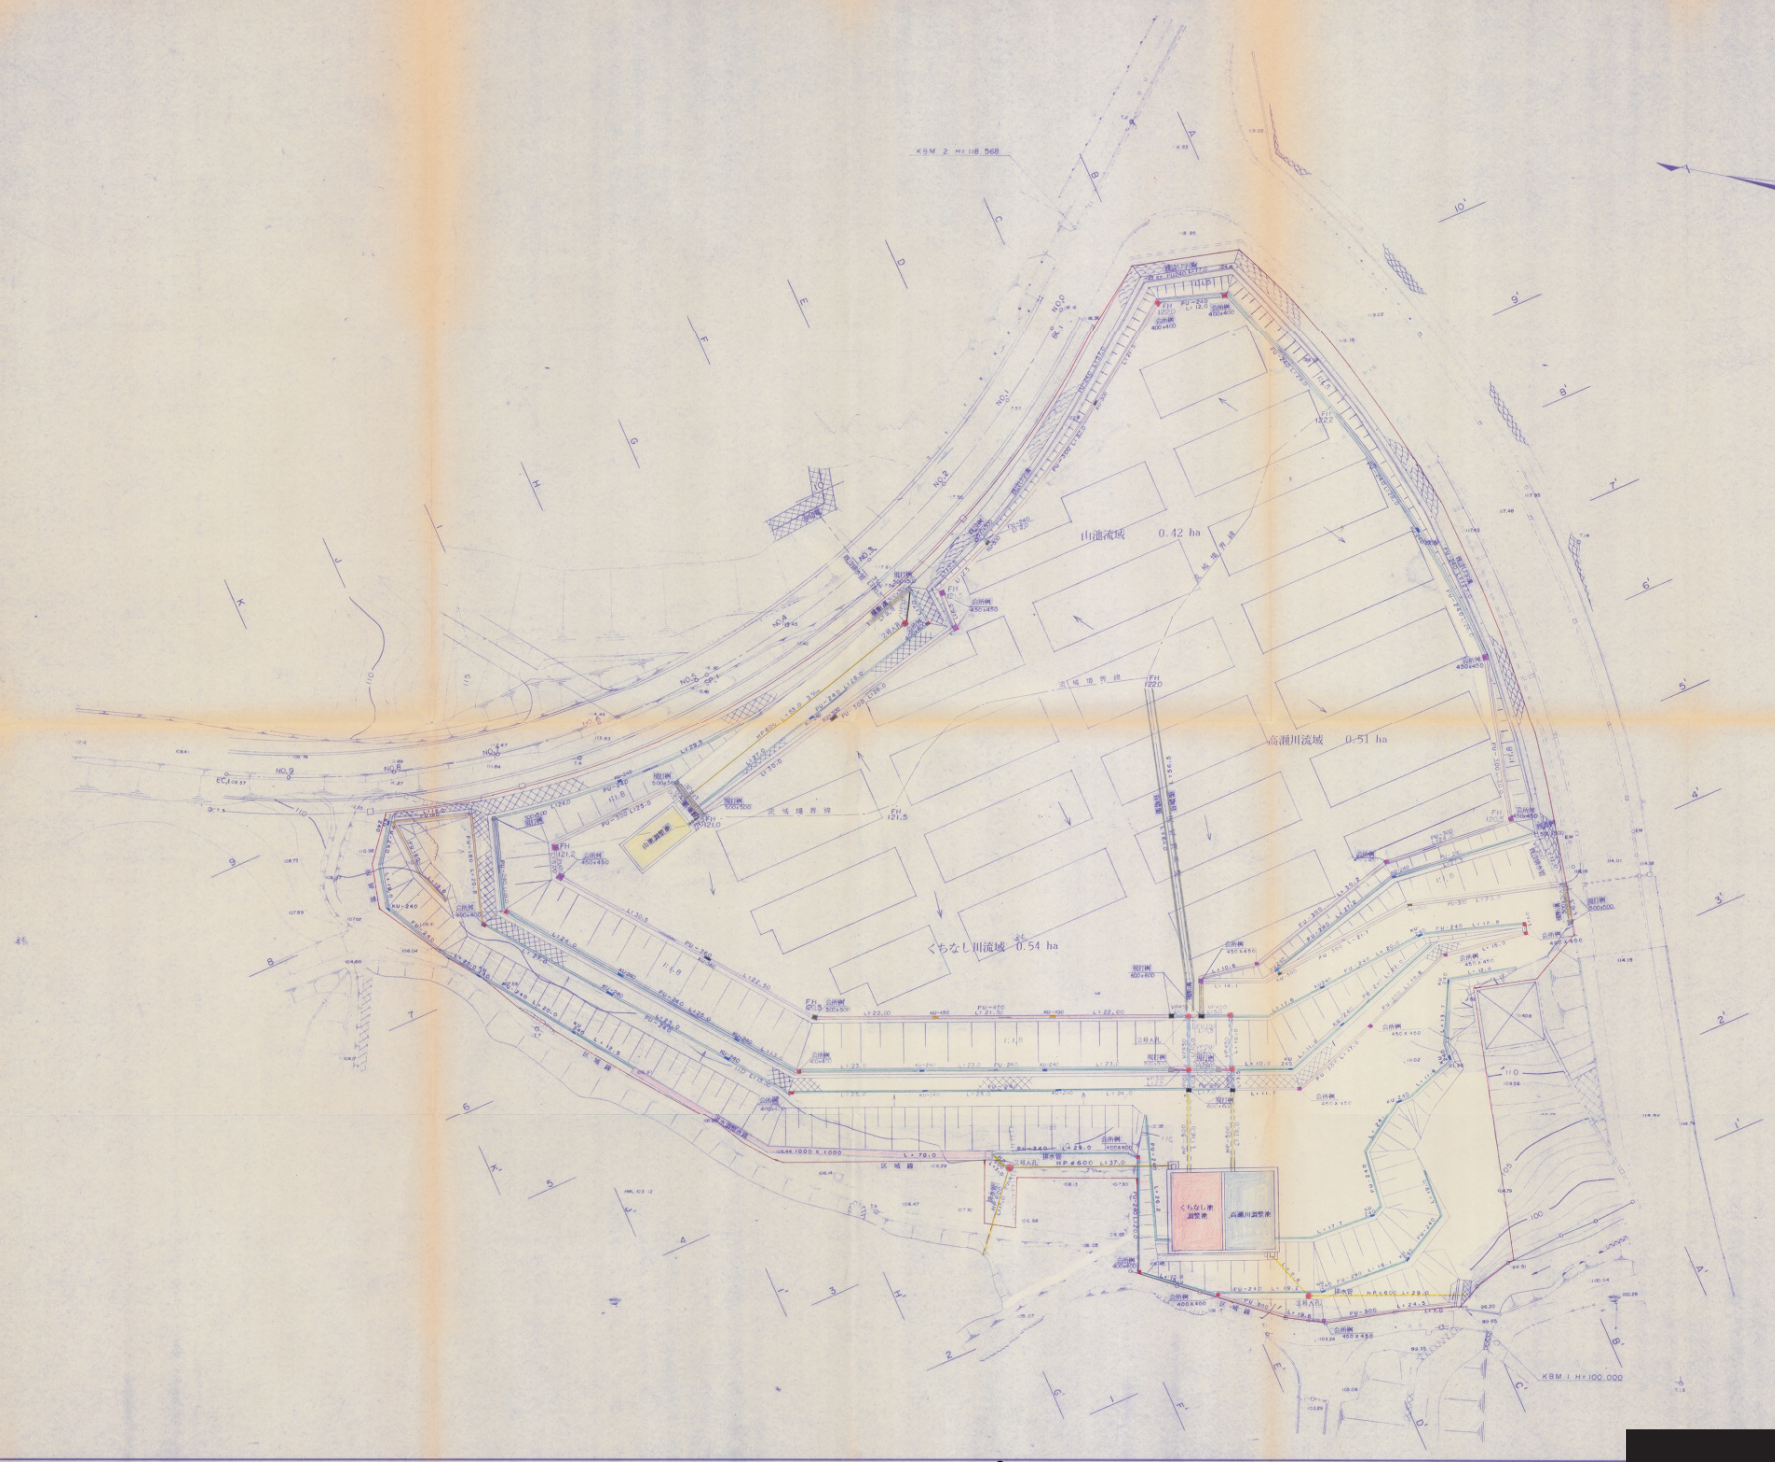

施行年度	平成	年度
工事番号	[Redacted]	
路線河川名	[Redacted]	
工事箇所	[Redacted]	
図面種類	[Redacted]	
縮尺	縮尺 1:500	
技師照査	技師照査設計製図	
図面番号	葉中	号
事務所名	[Redacted]	


調整池部分がけの断面図 縮尺 S=1:100

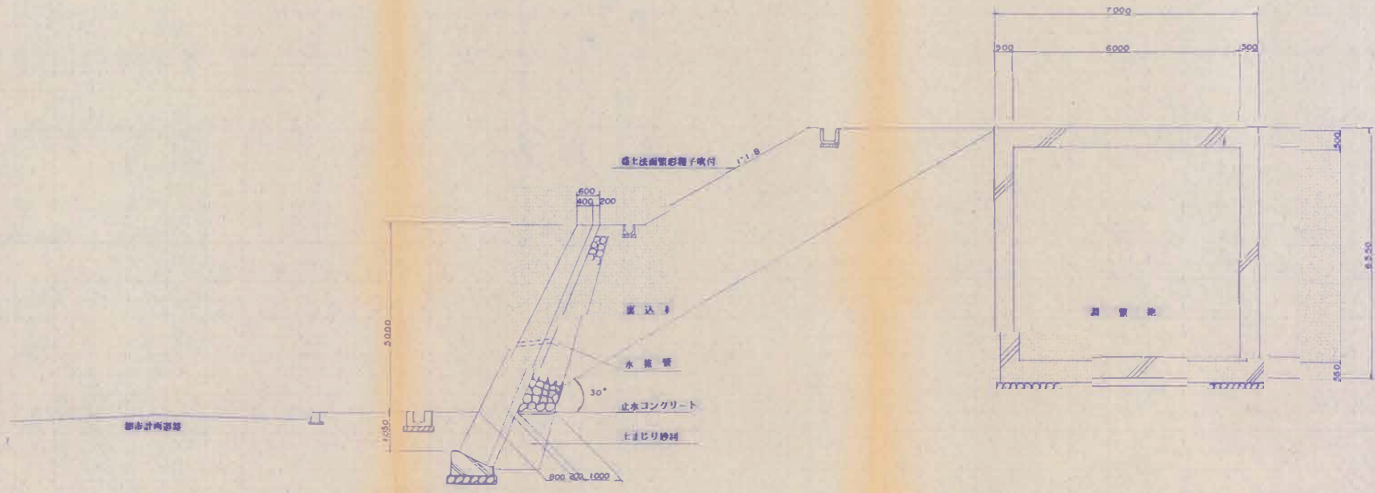

受付
-7.1.30
天理市企画部
企画課


施工年度	平成	年度
工事番号	第	号
工事名	[Redacted]	
路線河川名	[Redacted]	
施工箇所	[Redacted]	
図面種類	調整池部分がけの断面図	
縮尺	縮尺 S=1:10	
技師照査	設	計製 図
図面番号	葉中	号
事務所名	[Redacted]	

平面図

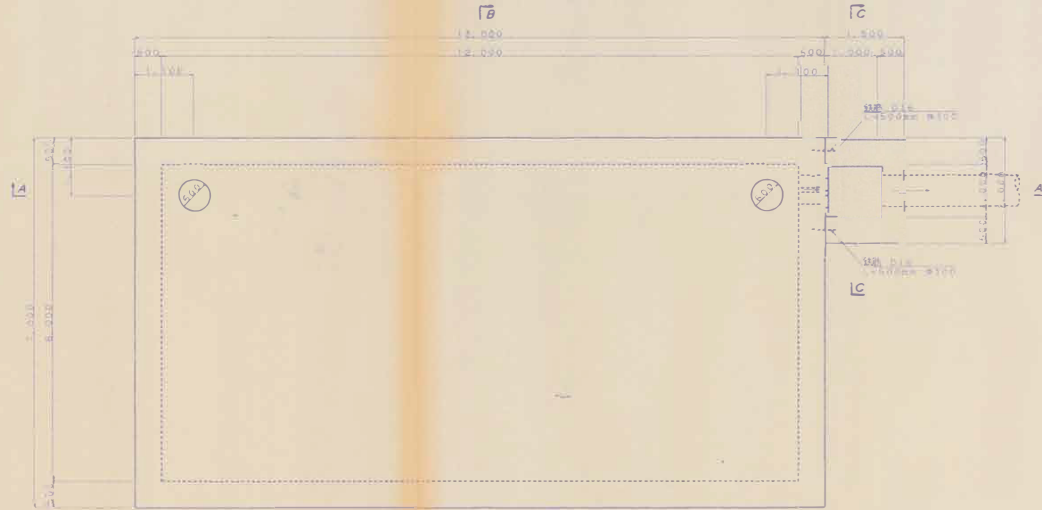


le

B-B 断面図

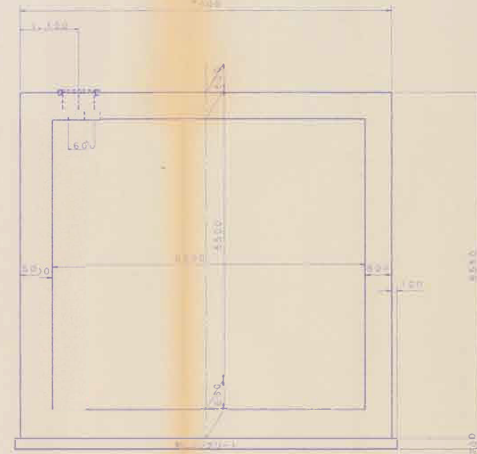


フック詳細図 S=1:50

C-C 断面図

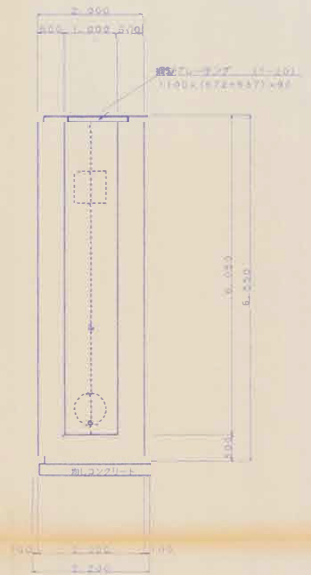


A-A 断面図

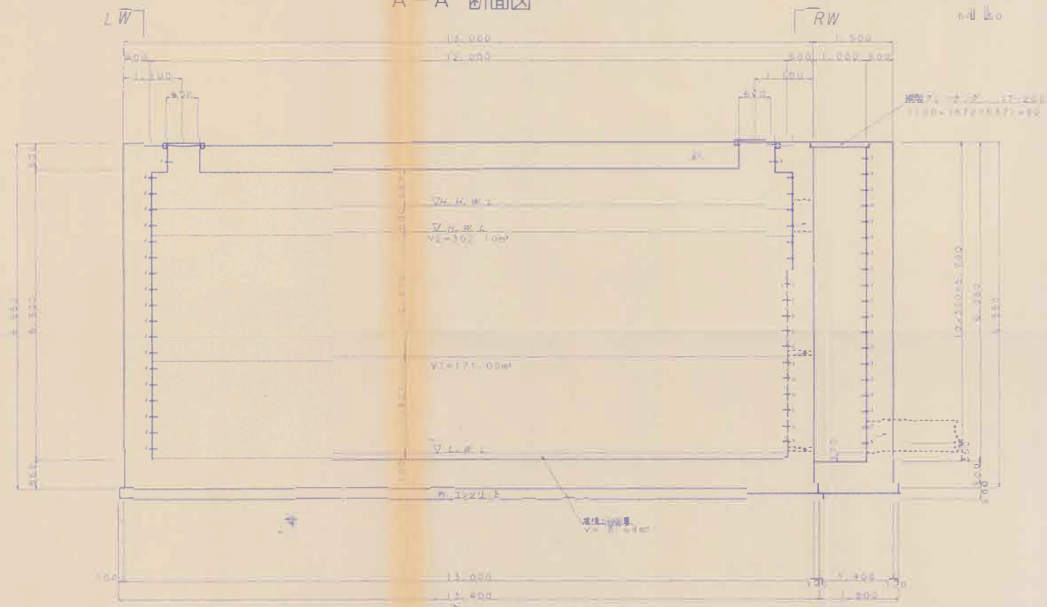

放流管出口 正面図 S=1:50


放流管出口 断面図 S=1:50

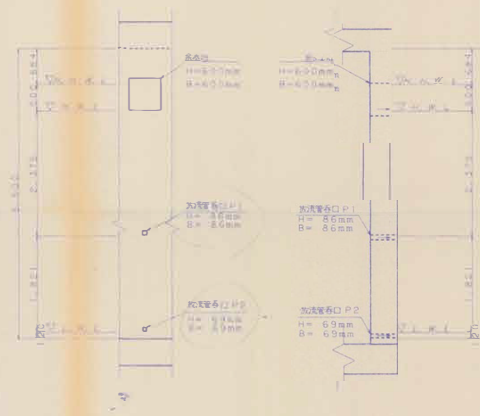


受付
-6.10.-5
天理市公設部
企画課

洪水調整池 (山池流域)			
施行年度	平成	第	年度
工事番号	第	号	
工事名	天理市河川整備事業		
路線河川名	[Redacted]		
縮尺	一般図		
縮尺	5 = 1 : 50		
注	照	査	設計製図
図面番号	業中	号	
事務所名	[Redacted]		


平面図 S=1:100

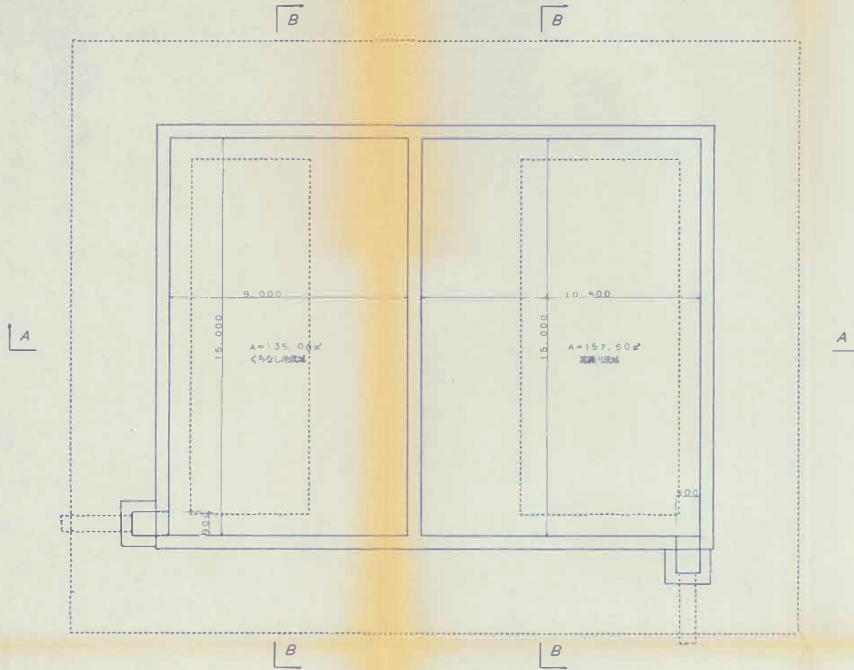

A-A 断面図 S=1:100

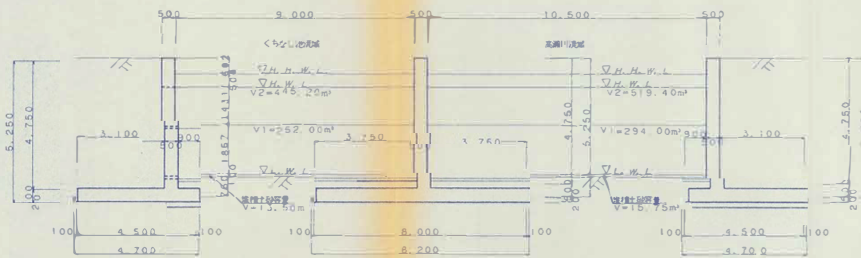


B-B 断面図 S=1:100

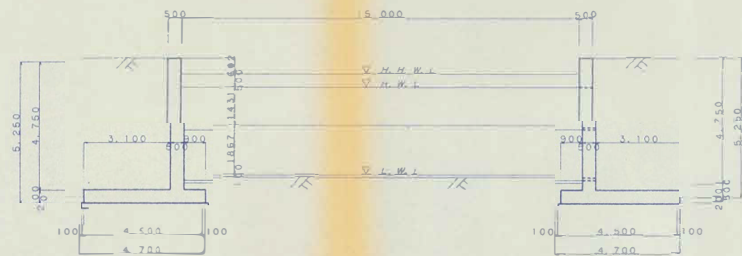


放流管出口 正面図 S=1:50

放流管出口 断面図 S=1:50

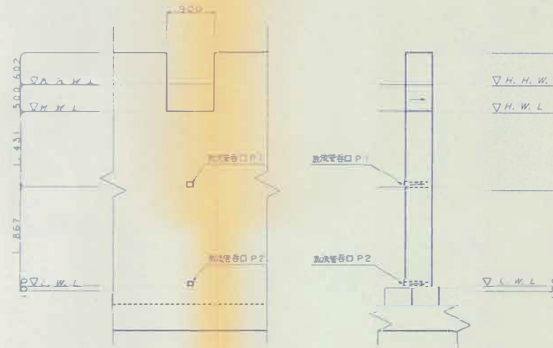


流域	くちなし池流域		高瀬川流域	
	高さ m	幅 m	高さ m	幅 m
小なし池出口 P1	0.100	0.121	0.100	0.141
高瀬川出口 P2	0.080	0.100	0.080	0.111


集水槽 平面図 S=1:50

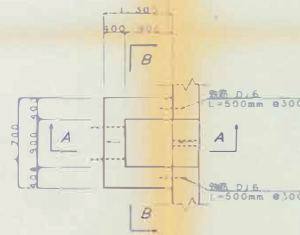


A-A 断面図 S=1:50

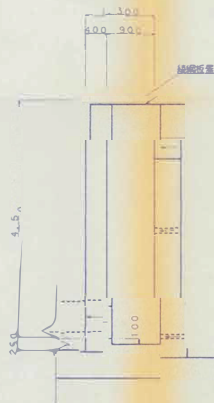

フック詳細図 S=1:50

 

B-B 断面図 S=1:50

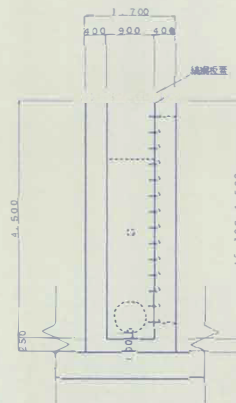

受付
7.2-7
天理大学
土木部

施行年度	平成	年度
工事番号		
工事名		
路線河川名		
施工箇所		
図面種別	洪水調節	詳細図
縮尺	1/50	
技師照査	表	計製
図面番号	業中	号
事務所名		